


ČOV JEZDOVICE

Investor :	Obec Jezdovice	Vypracoval :	Žoudek	Autorizovaný inženýr :	Ing. Novotný	
Kraj :	Vysočina	Datum :	05/2016	Číslo zak. :	2333	
<p align="center">JEZDOVICE SPLAŠKOVÁ KANALIZACE A ČOV Dokumentace pro provádění stavby</p>				Stupeň :	DPS	Měřítko : 1:1000
Příloha : SITUACE KN				Příloha č.:	Č.2.1	

TISK: 18.08.2016

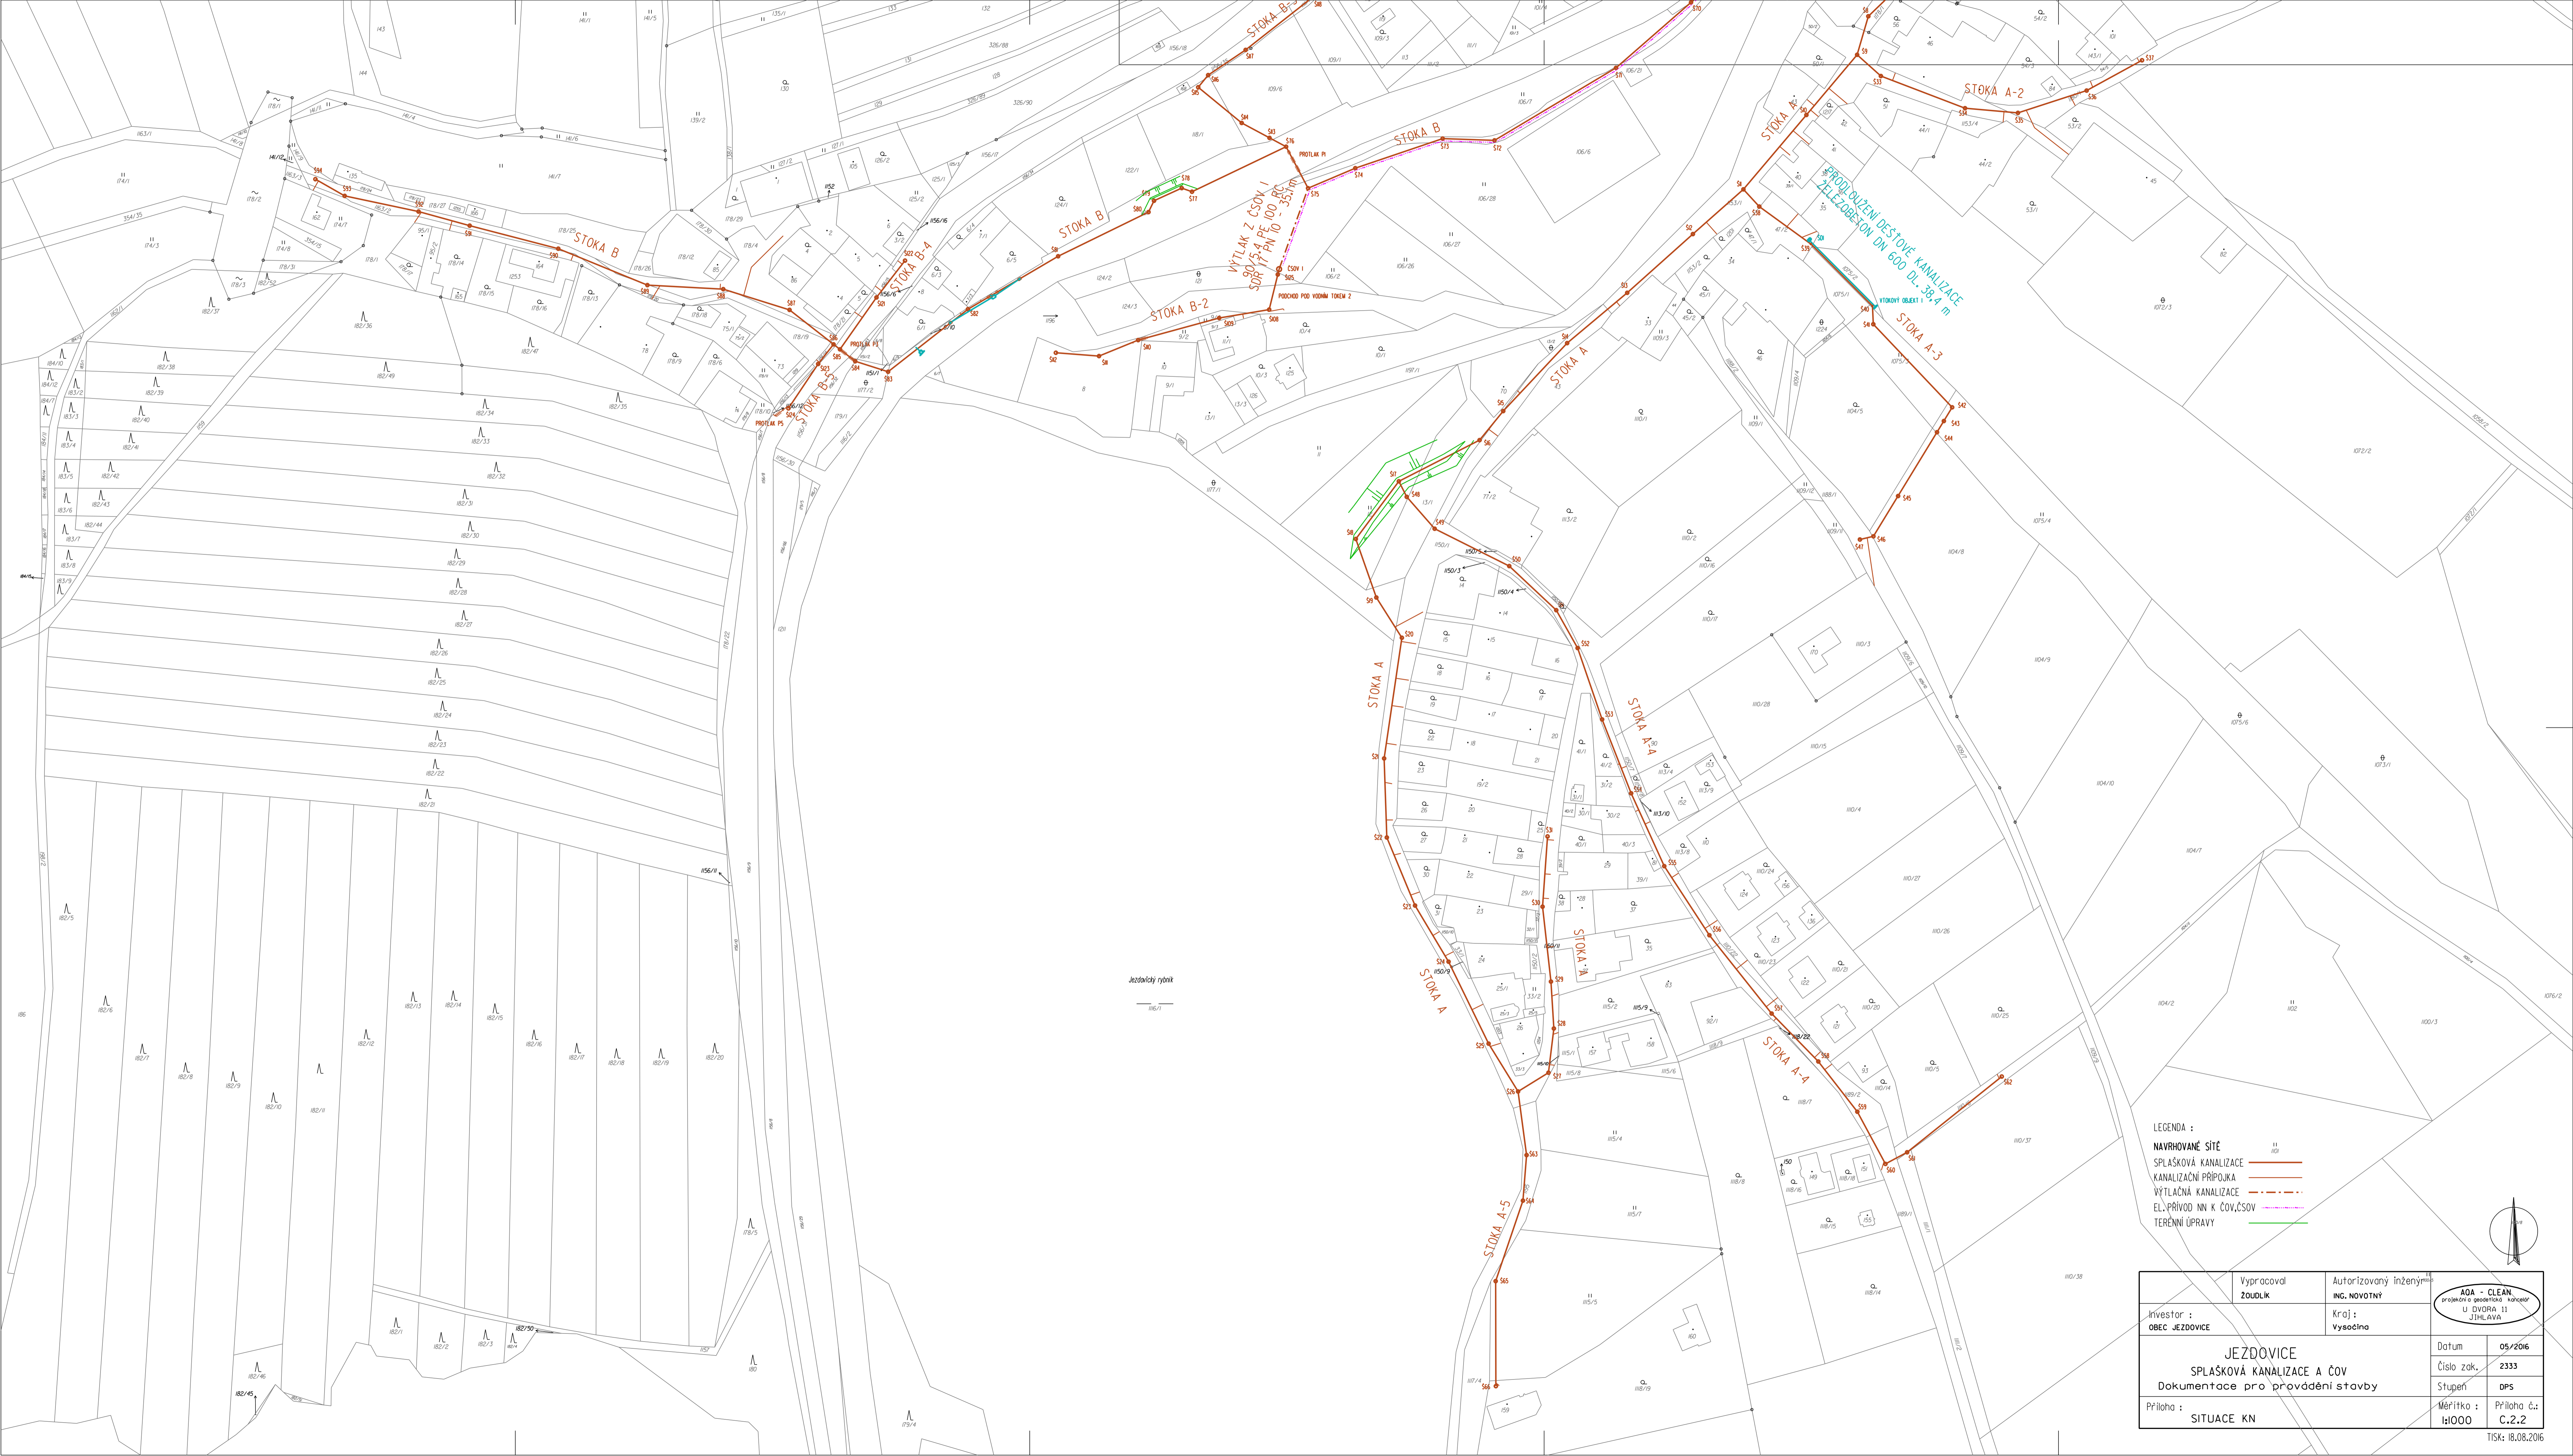

- LEGENDA :
- NAVRHOVANÉ SÍTĚ
 - SPLAŠKOVÁ KANALIZACE
 - KANALIZAČNÍ PŘÍPOJKA
 - VÝTLAČNÁ KANALIZACE
 - EL. PŘÍVOD NN K ČOV, ČSOV
 - TERÉNNÍ ÚPRAVY

Investor :	OBEC JEZDOVICE	Vypracoval :	ZOUDEK	Autorizovaný inženýr :	ING. NOVOTNÝ		
				Kraj :	Vysočina		
JEZDOVICE SPLAŠKOVÁ KANALIZACE A ČOV Dokumentace pro provádění stavby						Datum :	05/2016
						Číslo zak. :	2333
						Stupeň :	DPS
Příloha :						Měřítko :	Příloha č. C.2.2
SITUACE KN							